






Planta Baixa
Parte 02
escala 1:25

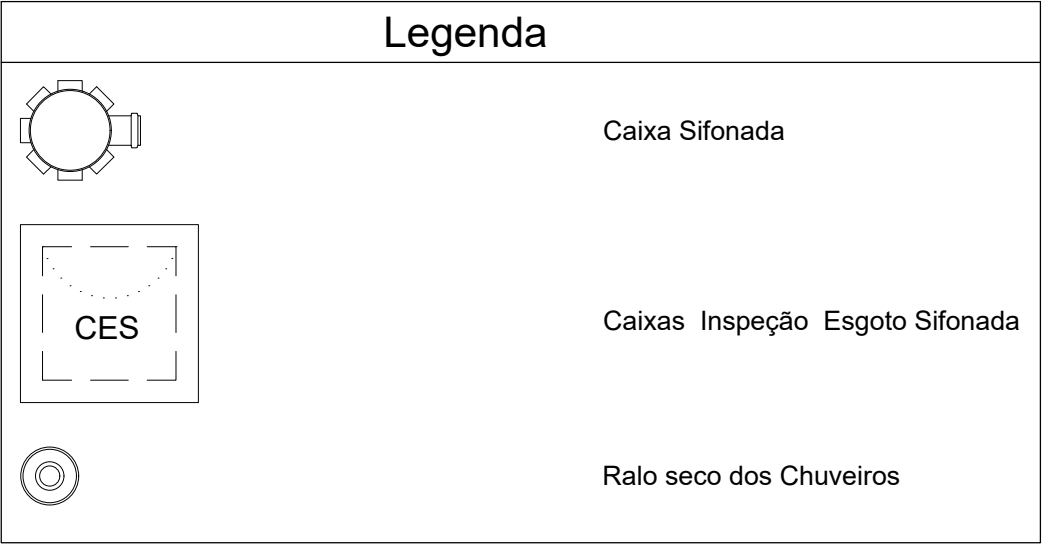


Lista de Materiais		
Caixas de Passagem		
Caixa de inspeção de esgoto em alvenaria		
CES- 60x60 cm	2 pç	
PVC Acessórios		
Caixa sifonada		
150x150x50	6 pç	
Ralo sifonado alt. reg. saída 40		
100 mm - 40 mm	6 pç	
Sifão de copo p/ pia e lavatório		
1" - 1.1/2"	8 pç	
Válvula p/ lavatório e tanque		
1"	8 pç	
PVC Esgoto		
Curva 45 curta		
100 mm	1 pç	
Curva 90 curta		
40 mm	16 pç	
Joelho 45		
40 mm	7 pç	
Joelho 90		
100 mm	6 pç	
Joelho 90 c/anel p/ esgoto secundário		
40 mm - 1.1/2"	10 pç	
Junção simples		
100 mm - 50 mm	5 pç	
Esgoto		
100 mm- 100 mm	5 pç	
50 mm - 40 mm	6 pç	
Tubo PVC ponta-bolsa c/ virola		
50 mm - 2"	12.0 m	
Tubo rígido c/ ponta e bolsa soldável		
40 mm	5.50 m	
Tubo rígido c/ ponta lisa		
100 mm - 4"	36.0 m	
40 mm	42.0 m	
50 mm - 2"	6.00 m	
PVC Esgoto		
Curva 90 curta		
50 mm	2 pç	
Ventilação		
Tubo PVC ponta-bolsa c/ virola		
50 mm - 2"	3.50 m	

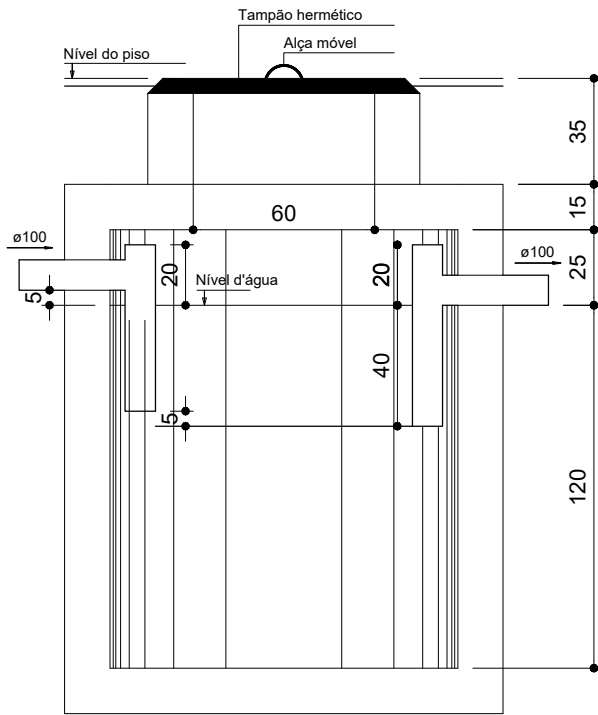

TANQUE SÉPTICO
CORTE - escala 1/25

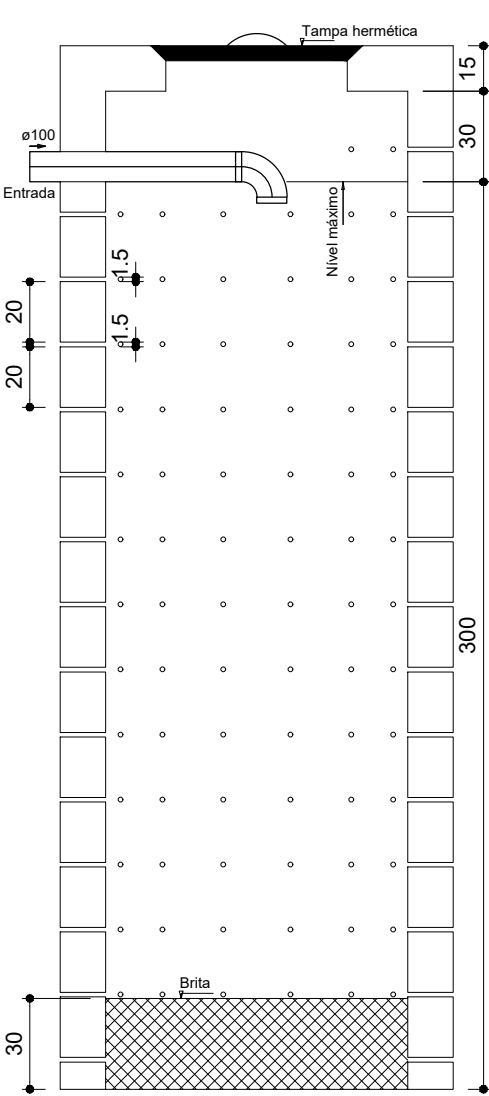

SUMIDOURO
CORTE - escala 1/25

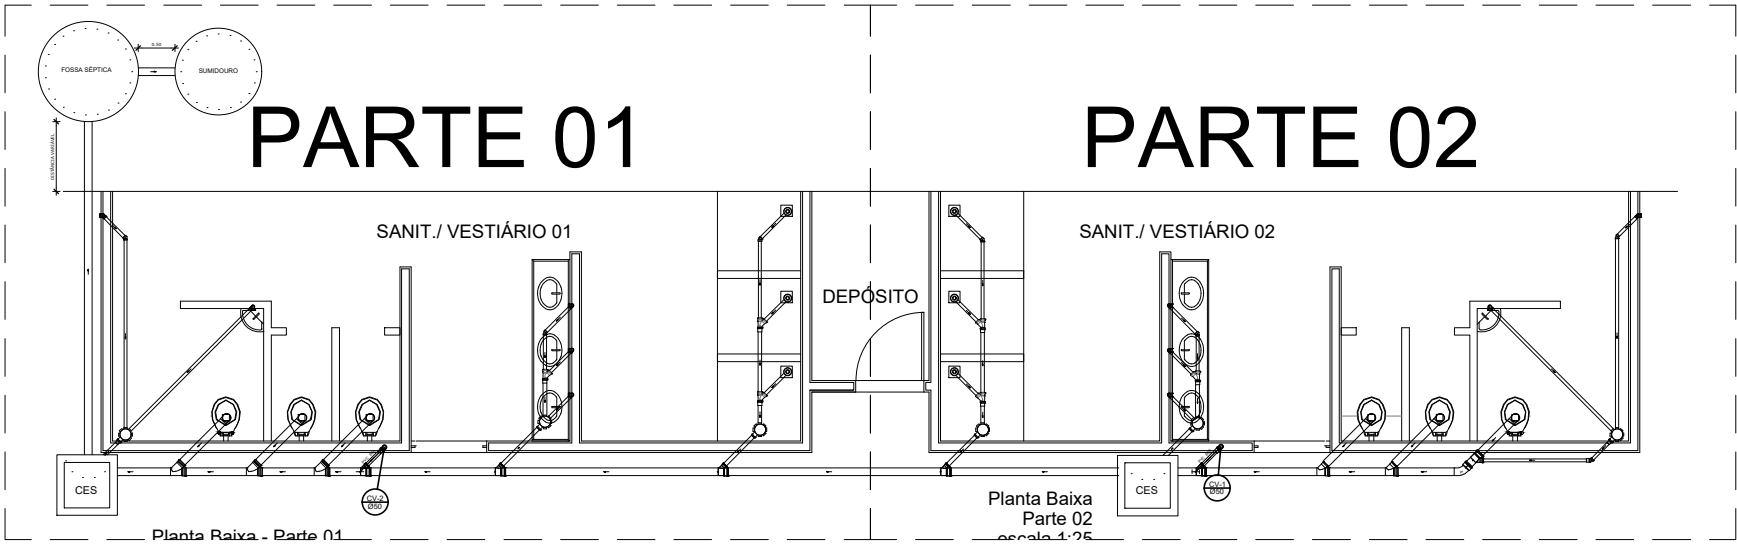

LOCALIZAÇÃO
escala 1:100



PROJETO QUADRA COBERTA

OBSERVAÇÕES:

MUNICÍPIO -- UF: CARMO -- RJ

PROPRIETÁRIO: PREFEITURA MUNICIPAL DO CARMO.

ENDEREÇO: BAIRRO INFLUÊNCIA.

SECRETÁRIO:

RESP. TÉCNICO: NATHAN XAVIER DE ARAÚJO
CREA: 2022106534

PROJETO SANITÁRIO

CONTEUDO: